

FABBRICATO ESISTENTE

PARETE ROCCIOSA

AREA VERDE /AIUOLA

PAILO D'ILLUMINAZIONE

PAILO D'ILLUMINAZIONE

PAILO D'ILLUMINAZIONE

MURETTO IN CLS RIVESTITO IN PIETRA LOCALE

GRIGLIA RACCOLTA ACQUE DI PIAZZALE

GRIGLIA RACCOLTA ACQUE DI PIAZZALE

GRIGLIA RACCOLTA ACQUE DI PIAZZALE

SALA CONFERENZE E CONGRESSI ED UFFICI DELLA DIREZIONE ECOLOGIA

LOCALE UFFICI DIREZIONE URBANISTICA

LOCALE TECNICO ANTINCENDIO ED ACCESSORI

LOCALE TECNICO

LOCALE TECNICO

LOCALE ARCHIVIO

GRIGLIA RACCOLTA ACQUE DI PIAZZALE

LOCALE UFFICI DIREZIONE URBANISTICA

LOCALE UFFICI DIREZIONE URBANISTICA

LOCALE BAGNO AL PUBBLICO

LOCALE -CORRIDO SCALA -GUARDIOLA -ASCENSORE -CABINA ENEL

LOCALE -CORRIDO SCALA -GUARDIOLA -ASCENSORE

LOCALE UFFICI DIREZIONE URBANISTICA

allaccio alla rete pubblica

scarico alla rete pubblica

Ingresso camabile circuito elettrico a doppio interruttore

Ingresso camabile circuito elettrico a doppio interruttore

scarico alla rete pubblica

Ingresso camabile portatore

cabina di consegna decoro

MARCIAPIEDE ESISTENTE ESTERNO

FABBRICATO ESISTENTE

VIA DEL PRINCIPE

VIA SIRACUSA


FABBRICATO ESISTENTE

LEGENDA

- SAGOMA FABBRICATI DESTINATI AD UFFICI COMUNALI E LOCALI TECNICI ATTREZZATI
- FABBRICATI ESISTENTI "ALTRA DITTA"
- MARCIAPIEDE ESTERNO ALL'AREA OGGETTO DI INTERVENTO
- PARETE ROCCIOSA ESISTENTE
- RIFACIMENTO MARCIAPIEDE INTERNO MQ. 475,00
- AREA VERDE/AIUOLA - MQ. 490,00
- QUADRO RETE ELETTRICO GENERALE
- SOTTO QUADRO RETE ELETTRICA (distrib. settori)
- QUADRO RETE ELETTRICA (distrib. fabbricati)
- CABINA TELECOM
- SOTTO/QUADRO RETE TELECOM
- RETE FOGNARIA DN 315 - ml 188,00
- POZZETTO FOGNARIA - N° 8 (100x100)
- RETE IDRICA DN 90 - ml 266,00
- POZZETTO RETE IDRICA - N° 10 (80x80)
- RETE PLUVIALE DN 400 - ml 289,00
- POZZETTO RETE PLUVIALE - N° 11 (100x100)
- RETE ANTINCENDIO DN 90 - ml 253,00
- POZZETTO RETE ANTINCENDIO - N° 9 (80x80)
- RETE TELECOM/LAN 2 DN 160 - ml 181,00
- POZZETTO RETE TELECOM/LAN - N° 6 (80x80)
- RETE ELETTRICA 3 DN 160 - ml 222,00
- POZZETTO RETE ELETTRICA - N° 10 (80x80)
- IDRANTE UNI 70 DOTATO DI MANICHETTA (30 M) E LANCIA - N.9
- GRIGLIE ESISTENTI DA PULIRE, RIFUNZIONALIZZARE ED ALLACCIARE ALLA NUOVA RETE DI PROGETTO
- PALI ILLUMINAZIONE DN 90 - N.3
- FARETTI - N.18

COMUNE DI CATANIA
 Direzione Manutenzione Servizi Tecnici
 Servizi Cimiteriali - Demolizioni Opere Abusive
 Alta Professionalità Manutenzioni Edilizia

OGGETTO: Lavori di ristrutturazione ed adeguamento dell'edificio sito in Catania in Via Domenico Tempio, già sede del Mercato Ittico all'ingresso, da adibire ad Uffici Comunali.

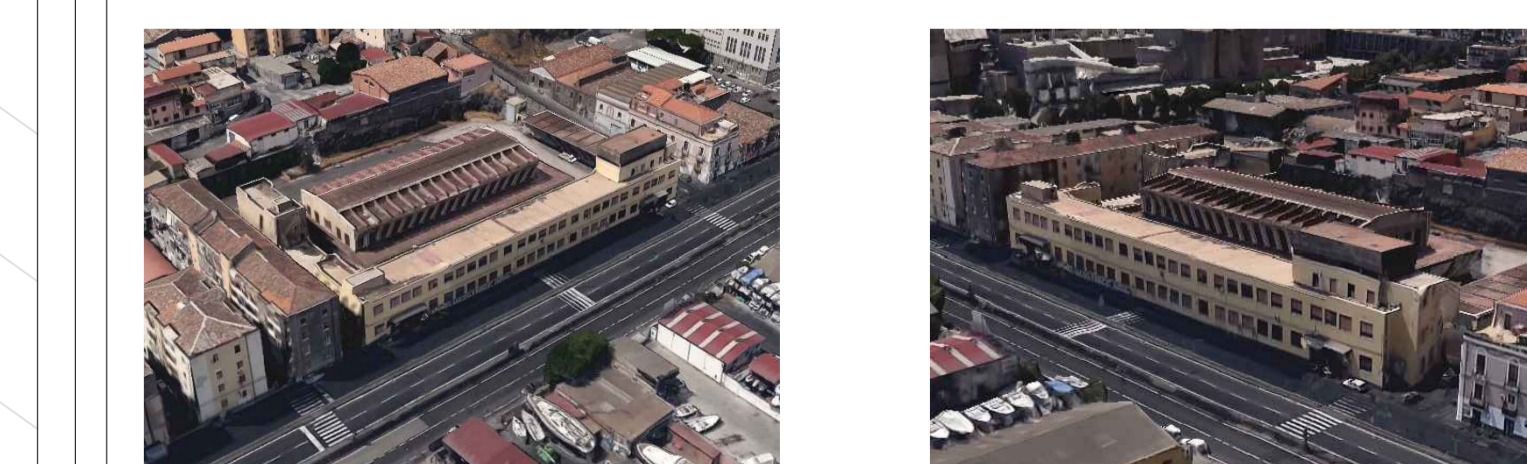

PROGETTO ESECUTIVO

Titolo Elaborato:		PROGETTO: PLANIMETRIA RETI IMPIANTISTICHE		N. Elaborato: TAV.15	
Rev.	Data	Descrizione	Firma	G.L.	
0	Giugno 2016	emissione PE per approvazione			
Progettazione:		 EDILING s.r.l. viale della libertà 10 C.da Vigna, 3 - 84040 - Castelnuovo Cilento (SA)		Scale: 1:100 Data: Giugno 2016 File: TAV.15.dwg	
		Il Responsabile Unico Del Procedimento Ing. Fabio Procacciano			